


MAPA DO CELÓW PROJEKTOWYCH
SKALA 1:500

OBIEKT: KŁODAWA
Gmina: Kłodawa
KERG: 3-395/2009

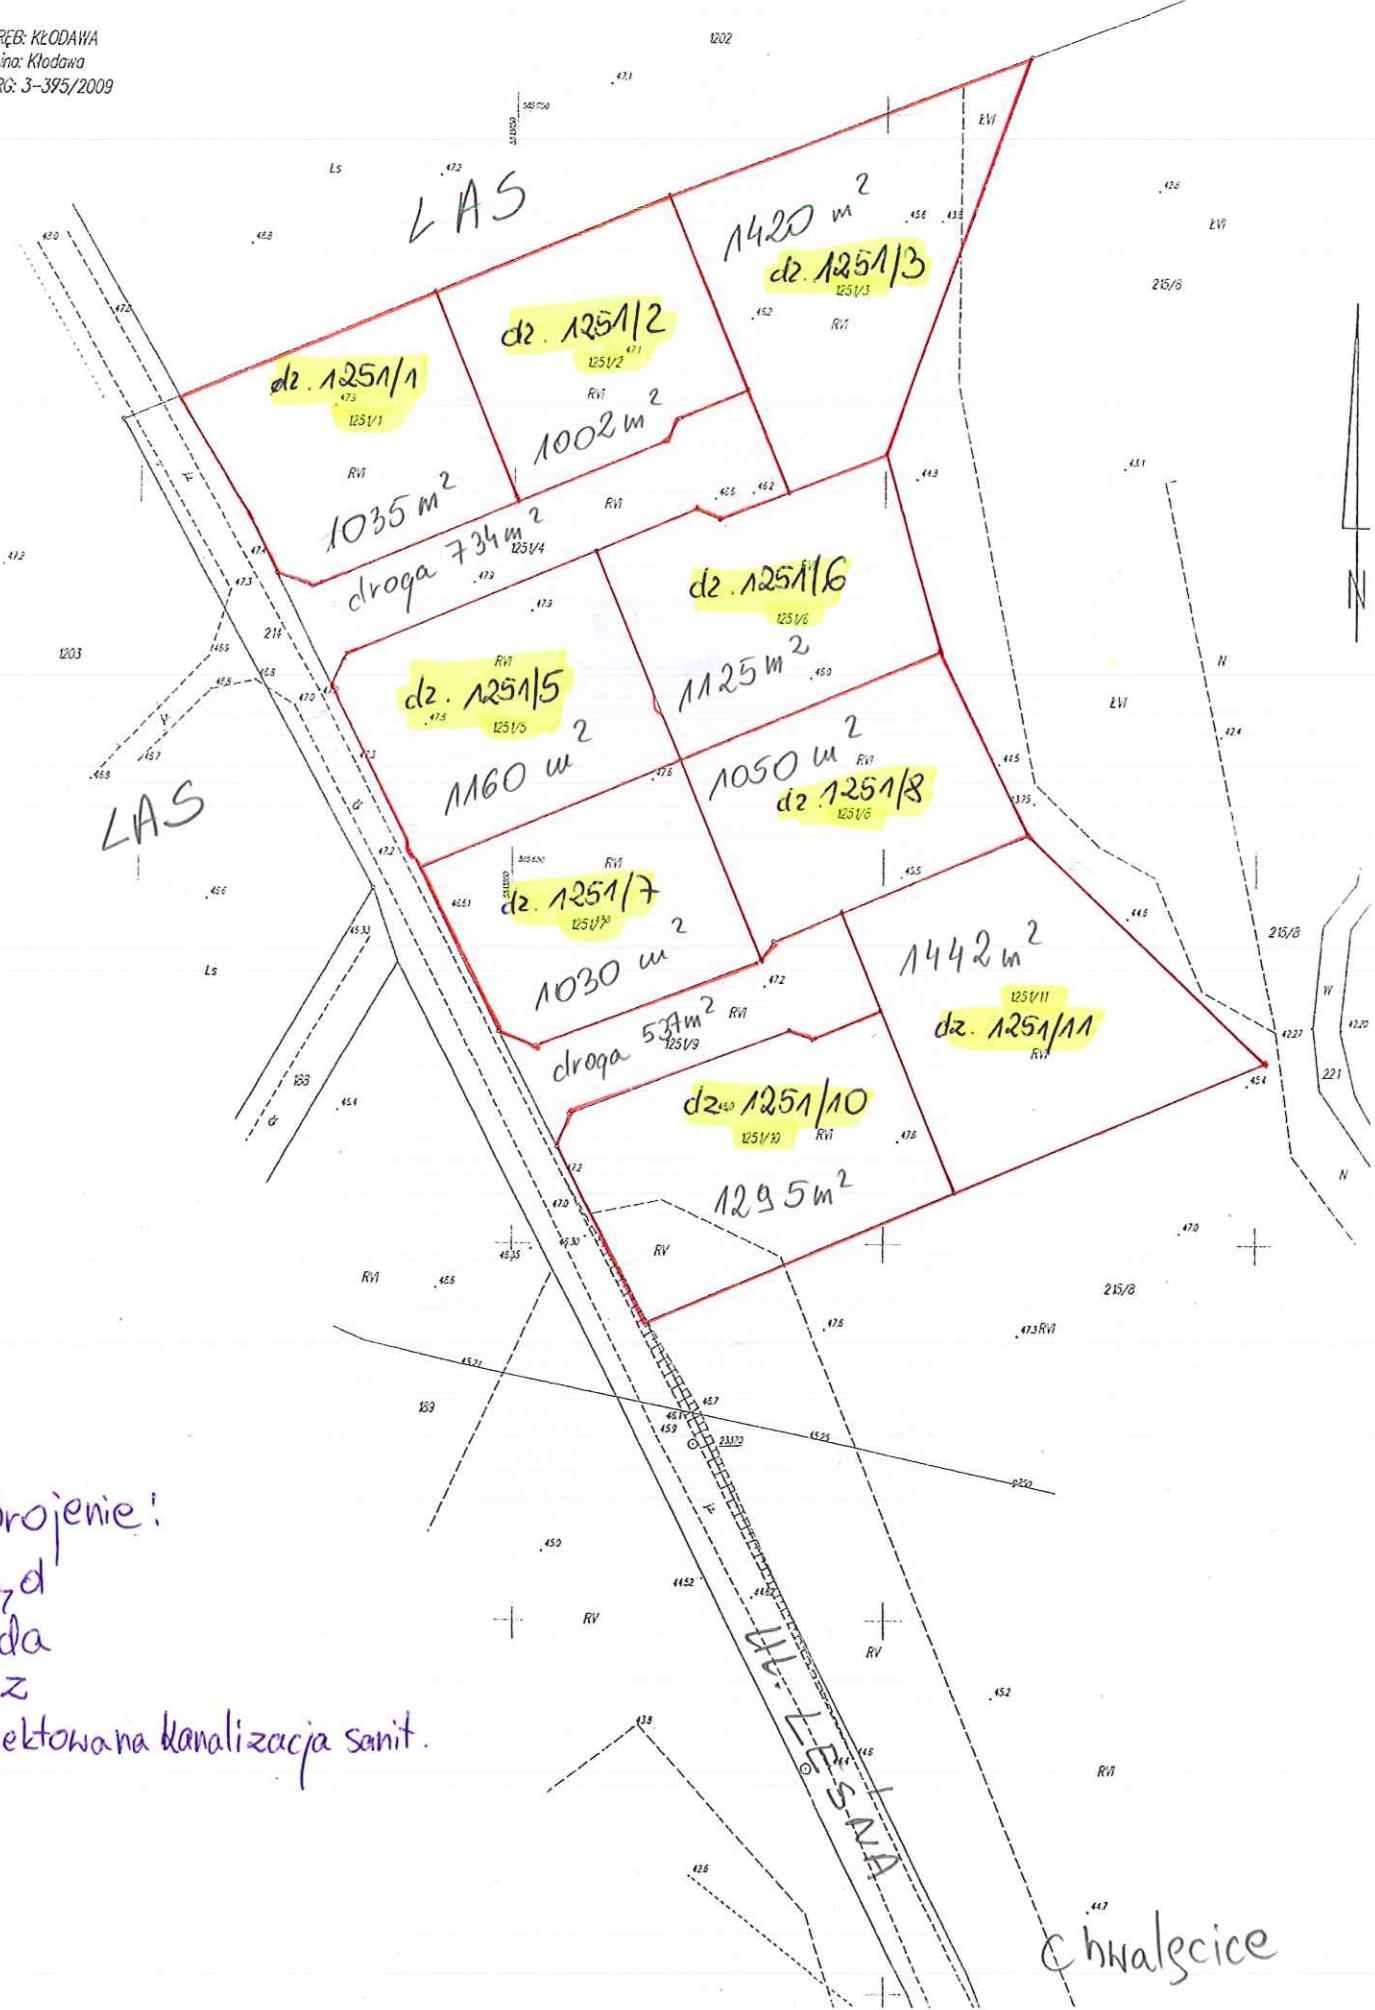

- uzbrojenie:
- prąd
 - woda
 - gaz
 - projektowana kanalizacja sanit.

Chwałecice